



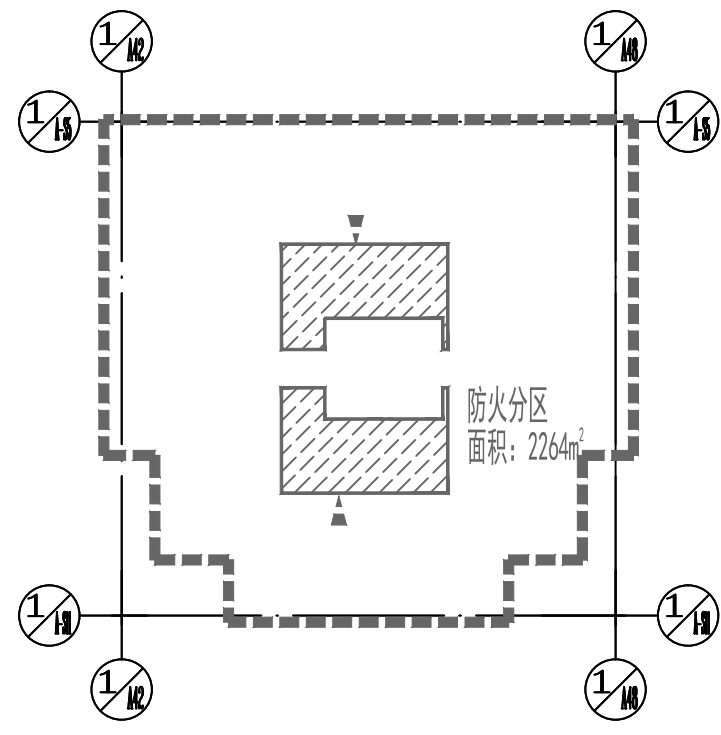

防火分区示意图


防火分区边界
核心筒区域
主要疏散口

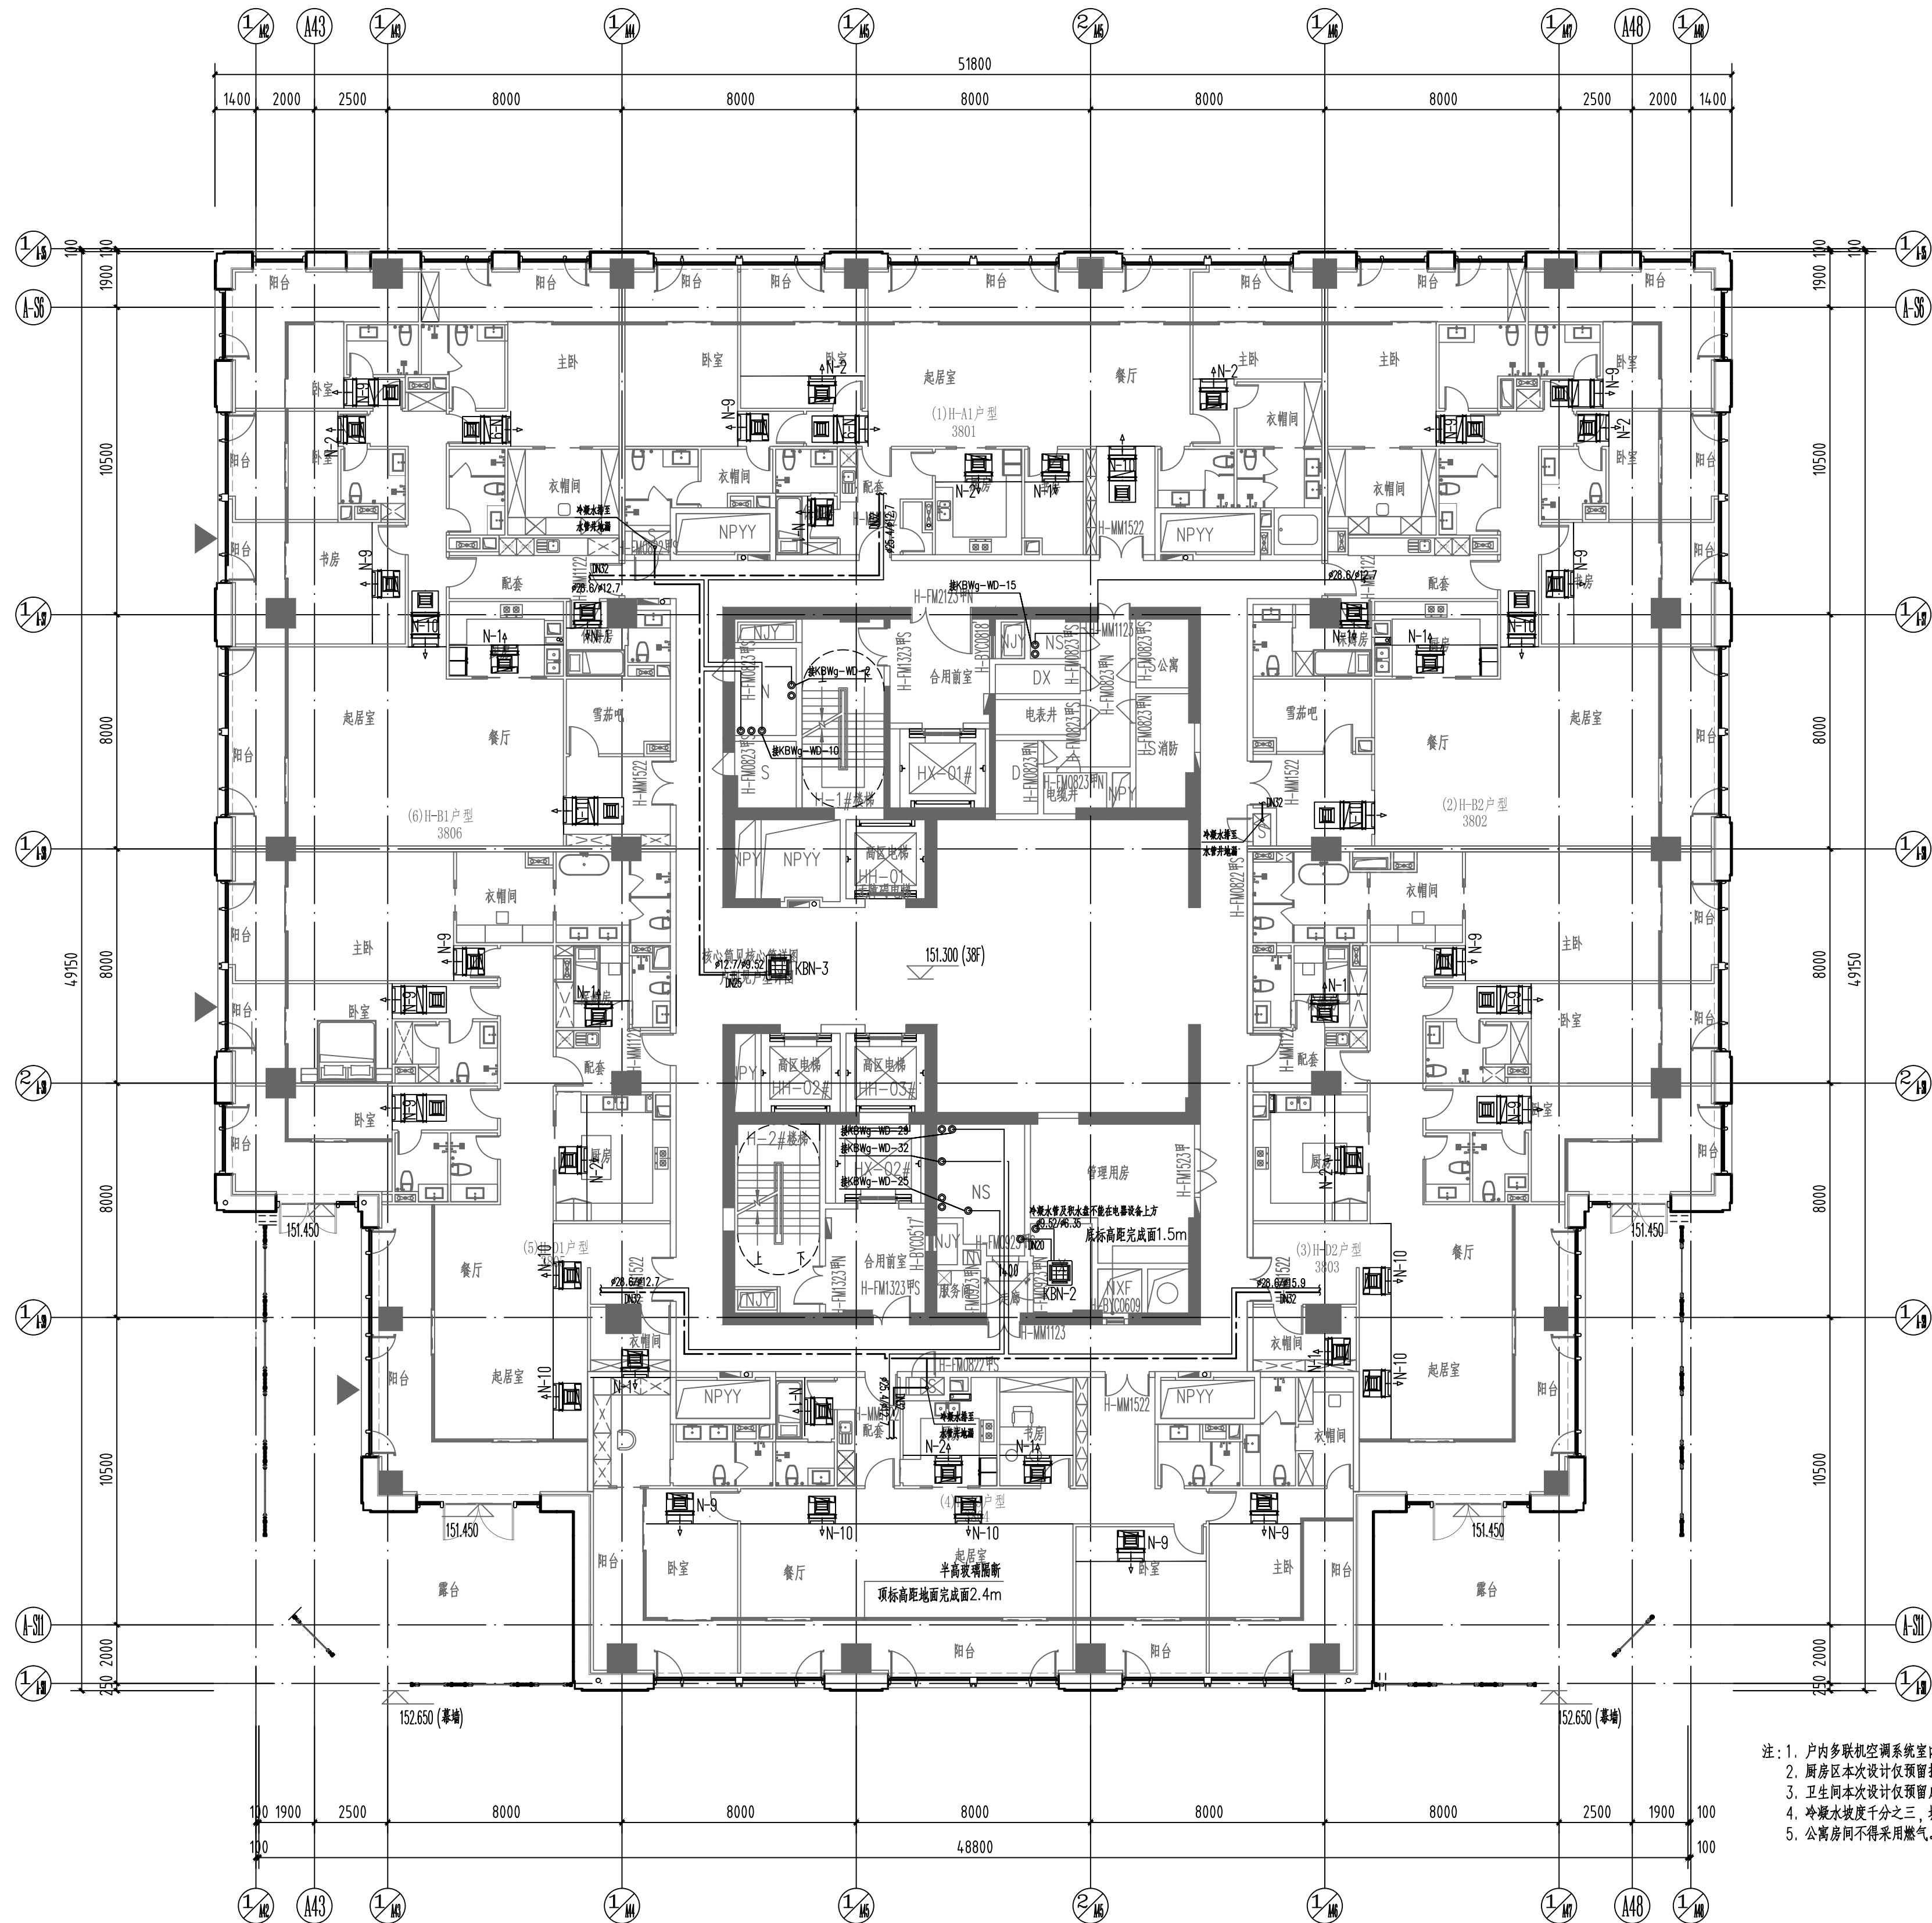

38层空调系统平面图 1:150

注：应业主要求修改避难层位置和户型，原二版图作废

D2区位置示意图：

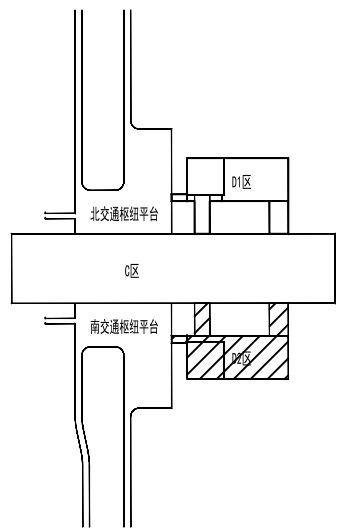

固定排烟系统做法详见

排烟系统做法详见

走廊及卫生间排烟系统做法详见

公寓和合住单元排烟系统做法详见

厨房及卫生间排烟系统做法详见

H-MM1022排烟口净宽不小于900mm
每层使用人数为72人

- 注：1. 户内多联机空调系统室内机，本次设计仅为示意，后期由业主根据需求自行安装。
2. 厨房区本次设计仅预留排烟成品风道，后期由业主根据需求自行安装户内排烟系统。
3. 卫生间本次设计仅预留成品排风道，后期由业主自行安装排风扇。
4. 冷凝水坡度千分之三，按向排出口端，排至水井地漏/废水立管。
5. 公寓房向不得采用燃气。

中国中元国际工程有限公司
CHINA IPR INTERNATIONAL ENGINEERING CO., LTD.
设计证书号:A111000295
Design License No. A111000295
http://www.ipr.com.cn

合作单位 COOPERATOR

本图版权归本公司所有，不得用于本工程以外范围。
在项目未取得相关报批合格手续前不得用于施工。
This drawing is copyright of the IPRI. It shall not be used for purposes other than this project, nor for construction before relevant approvals are obtained.

会 签	
CONFIRMATION	
总 图	提 议
SITE PLAN	ARCHITECTURE
结 构	给排水
STRUCTURE	PLUMBING
暖通	电 气
HVAC	ELECTRICITY
动力	智能化
POWER	INTELLIGENCE
自控	工 艺
AUTOMATION	PROCESS

项目总设计师	赵凯
CHIEF DESIGNER	
项目副总设计师	梅宇、刘峰
DEPUTY CHIEF DESIGNER	
审 定	刘星
APPROVED BY	
审 核	潘宇中
VERIFIED BY	
校 对	徐伟
CHECKED BY	
设计负责人	陈洁琼
AUTHORIZED BY	
设 计	冀瑞瑜
DESIGNED BY	
制 图	
DRAWN BY	

项目名称	横琴口岸及综合交通枢纽开发工程		
PROJECT			
子项名称	D2区主体建筑		
SUB ITEM			
图纸名称	38层空调系统平面图		
TITLE			
图 号	Q610G1-MD220-2063A		
DWG NO.			
阶 段	施工图设计	版 次	2
PHASE		VERSION	
专 业	暖通	比 例	1:150
DISCIPLINE		SCALE	
日 期	2023.05		
DATE			