



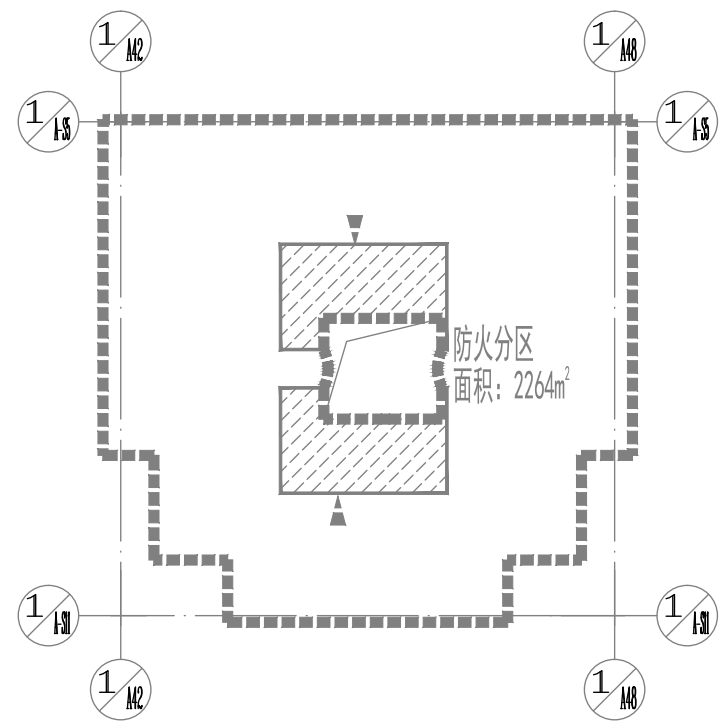

防火分区示意图

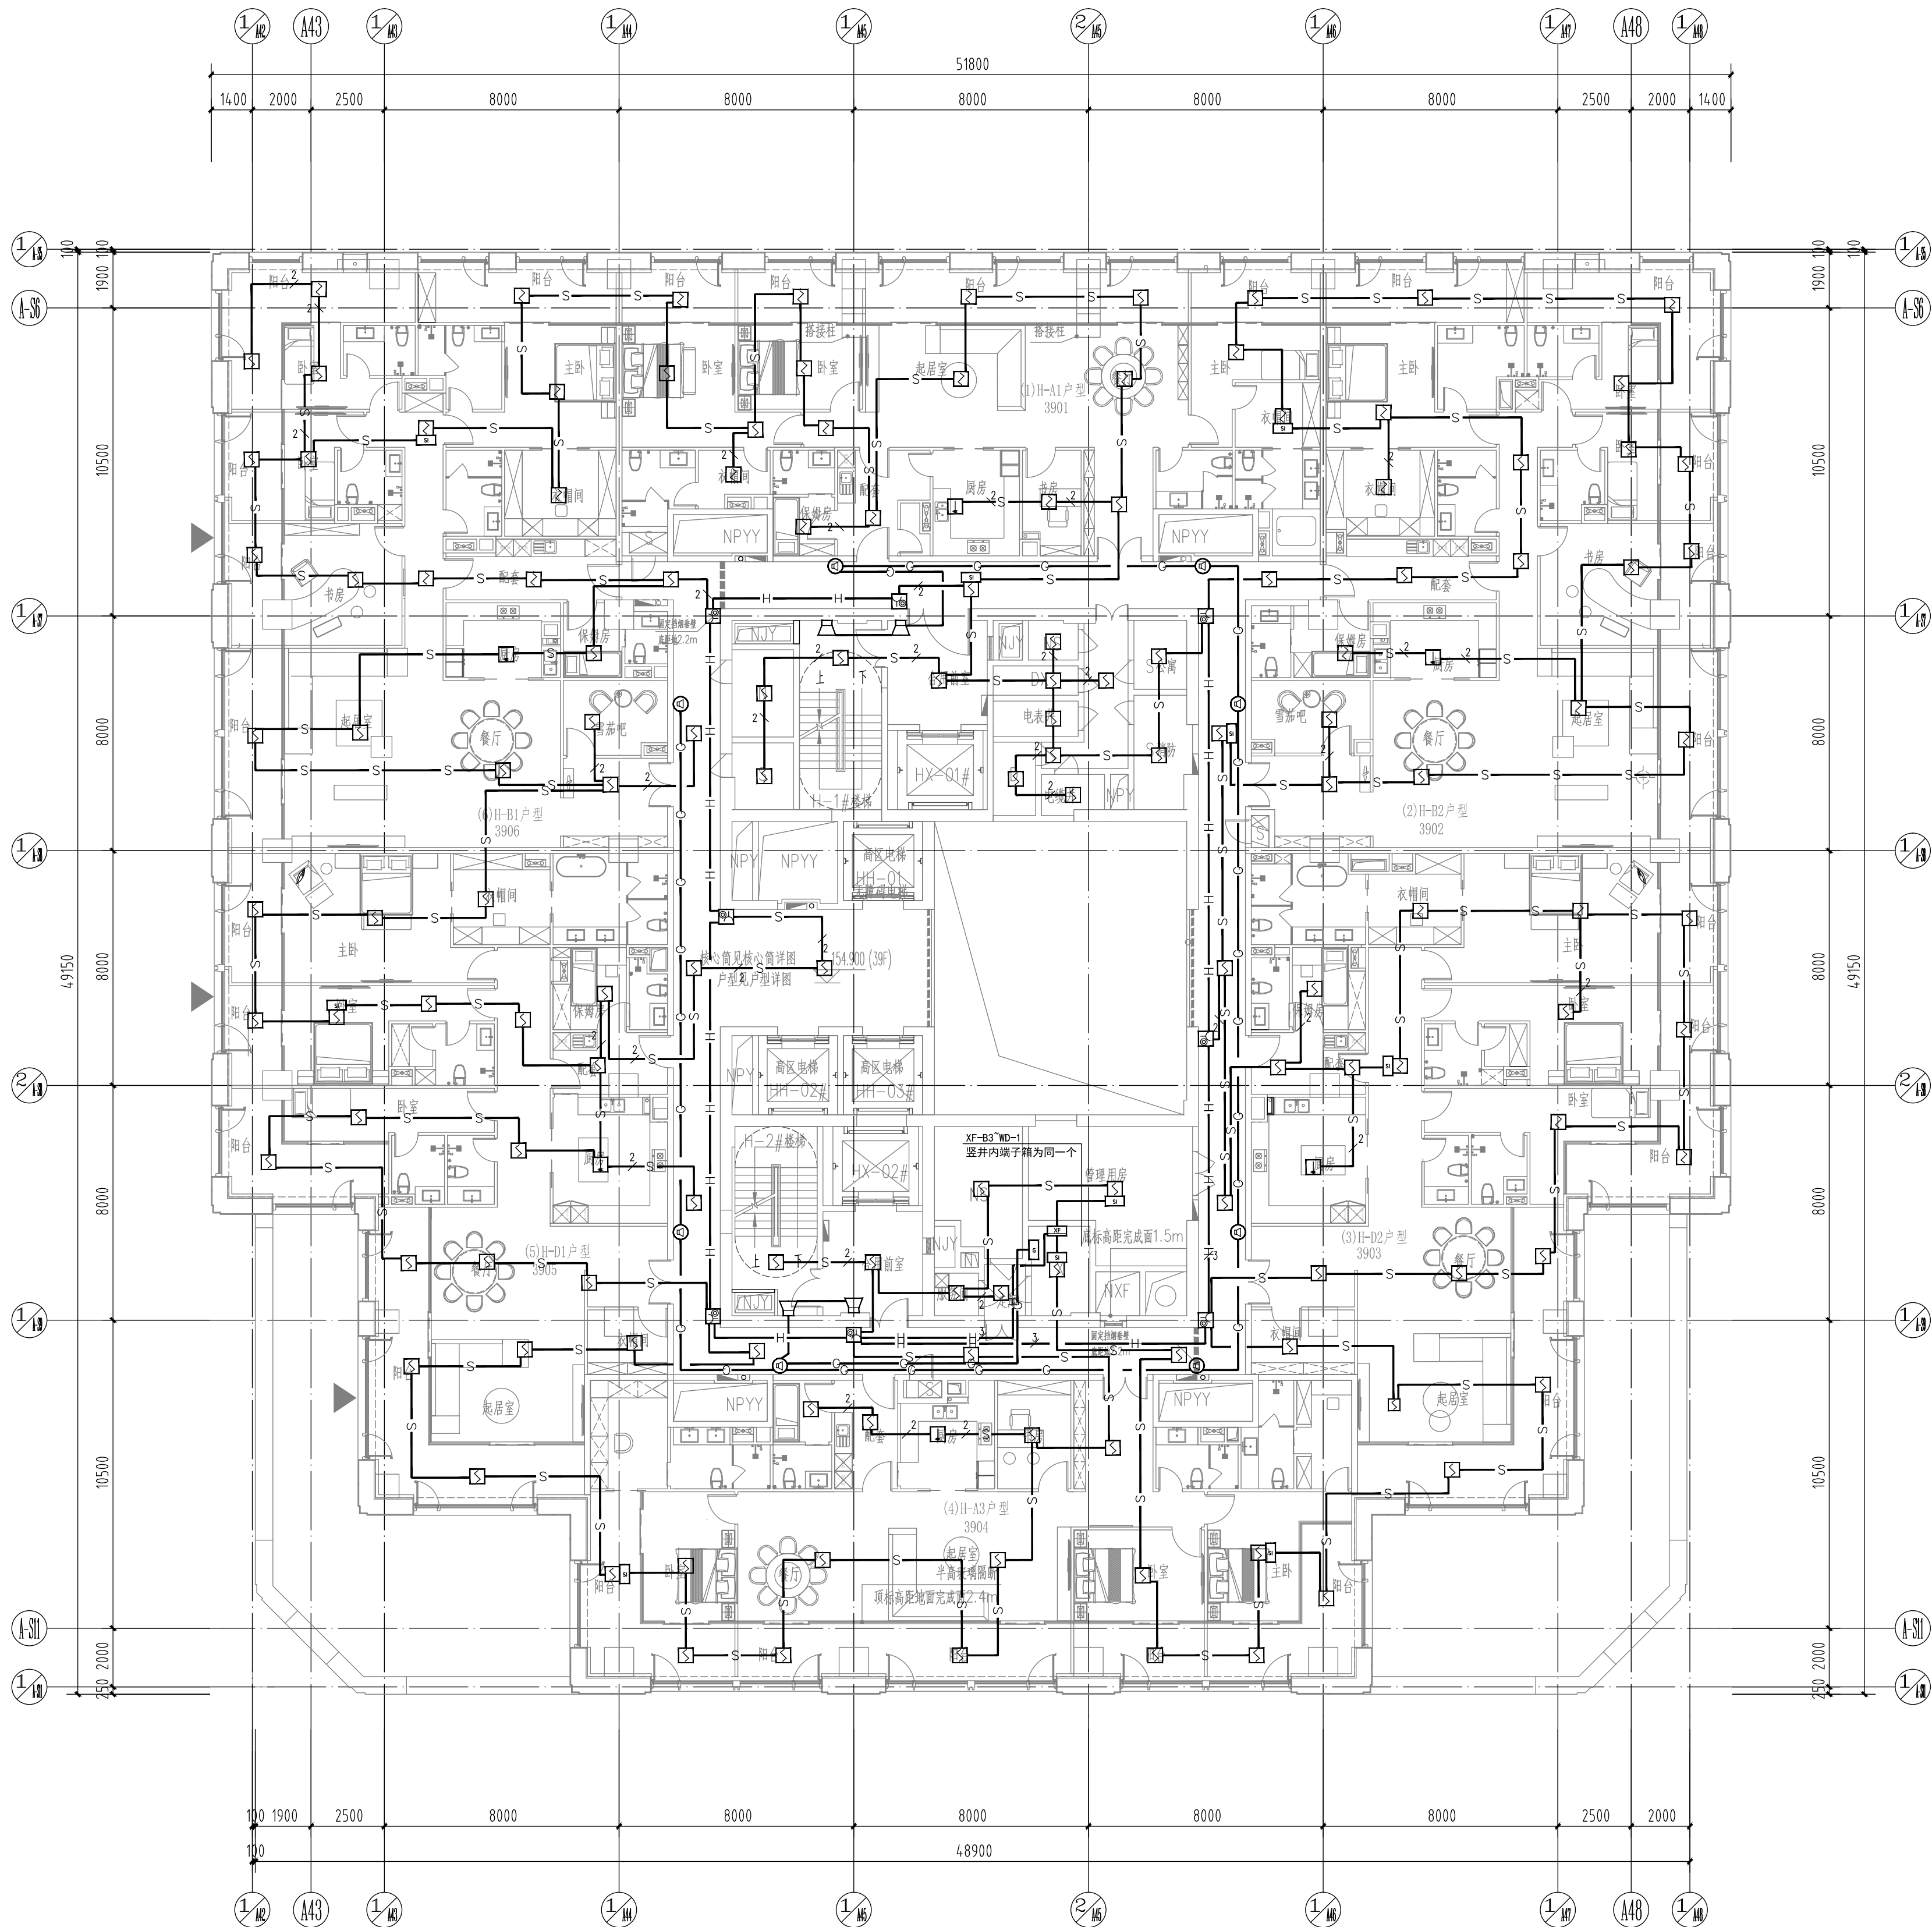


注：平面内探测器除个别功能房间不设置吊顶外其余探测器均为吊顶下布置，不受梁高影响。

图例：

- S 给排水管井
- X 弱电管井
- D 强电管井
- D-高压电 高压电井
- DX 消防电管井
- N 暖通管井
- NPYY 排烟管井
- NPY 排烟管井
- NXF 新风井
- NJY 加压送风井
- NS 冷媒管井
- 钢筋混凝土墙
- 加气混凝土墙
- ▲ 消防疏散门

D2区位置示意图：

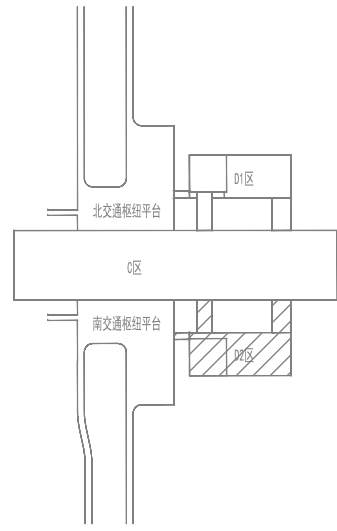

H-MM1022/P1门净宽不小于900mm
每层使用人数约为72人

中国中元国际工程有限公司
CHINA IPPR INTERNATIONAL ENGINEERING CO., LTD.
设计证书号:A111000295
Design License No. A111000295
http://www.ippr.com.cn

合作单位 COOPERATOR

本图版权归本公司所有，不得用于本工程以外范围。
在项目未取得相关报批合格手续前不得用于施工。
This drawing is copyright of the IPPR. It shall not be used for purposes other than this project, nor for construction before relevant approvals are obtained.

会 签 CONFIRMATION	
总 图 SITE PLAN	建 筑 ARCHITECTURE
结 构 STRUCTURE	给 水 排 水 PLUMBING
暖 通 HVAC	电 气 ELECTRICITY
动 力 POWER	智 能 化 INTELLIGENCE
自 控 AUTOMATION	工 艺 PROCESS

项目总设计师 CHIEF DESIGNER	赵凯
项目副总设计师 DEPUTY CHIEF DESIGNER	梅宇、刘峰
审 定 APPROVED BY	杨凌
审 核 VERIFIED BY	张松
校 对 CHECKED BY	张天伦
设计负责人 AUTHORIZED BY	李雪斌
设 计 DESIGNED BY	谭子豪
制 图 DRAWN BY	

项目名称 PROJECT	横琴口岸及综合交通枢纽开发工程	
子项名称 SUB ITEM	D2区主体建筑	
图纸名称 TITLE	三十九层火灾自动报警平面图	
图 号 DWG NO.	Q610G1-TD220-2180A	
阶 段 PHASE	施工图设计	版 次 VERSION
专 业 DISCIPLINE	智能化	比 例 SCALE
日 期 DATE	2023.12	